


PIANO TERRA



PIANO PRIMO

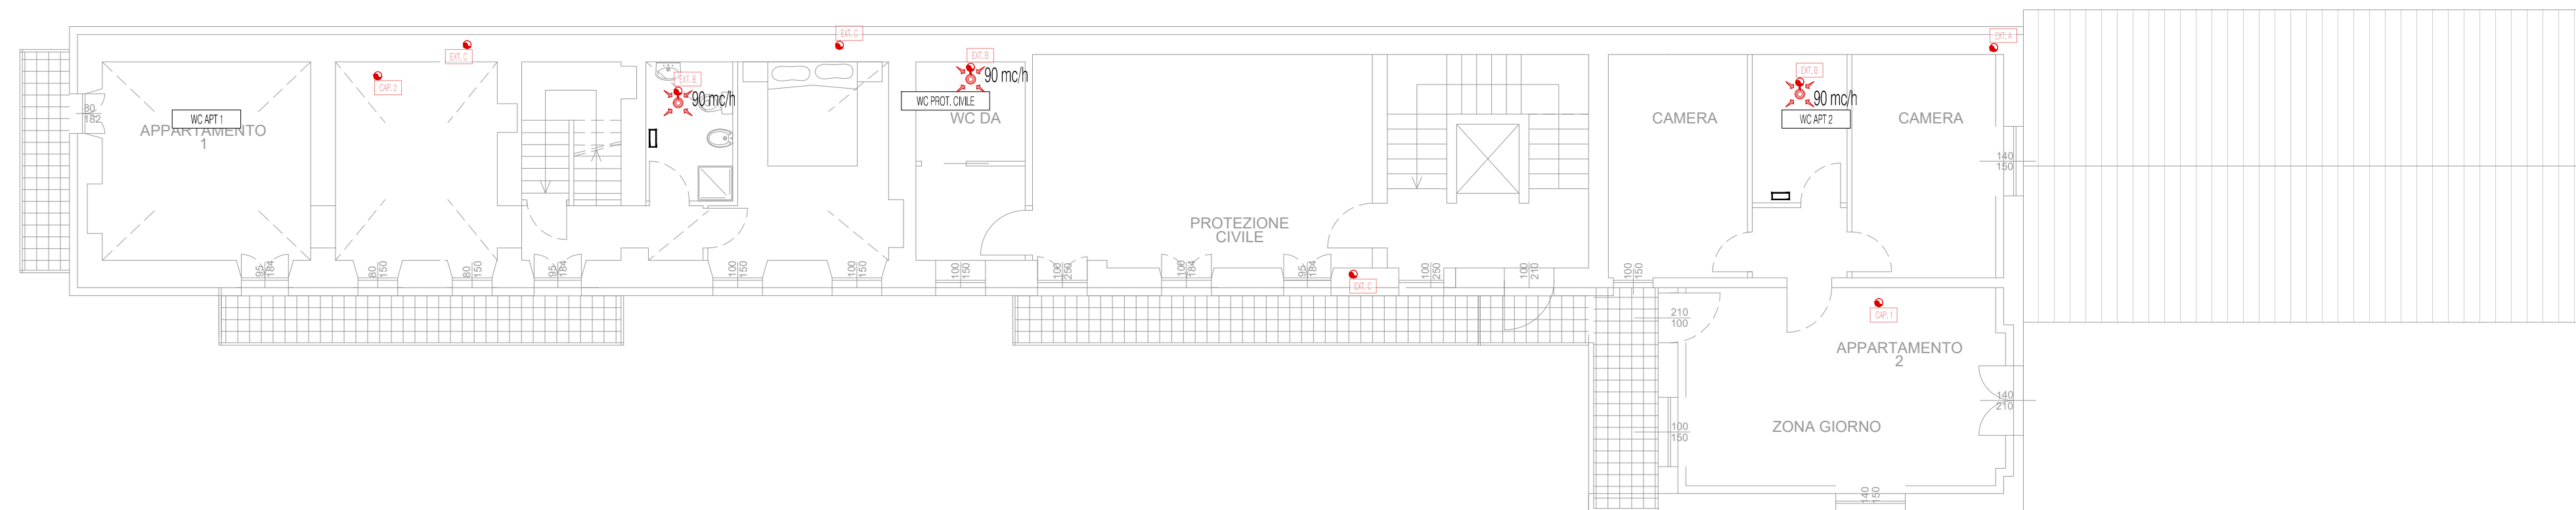

PIANO SOTTOTETTO

LEGENDA



Valvola di ventilazione in polipropilene, tipo Tecnoventil V/A-A.
portata fino a 90 mc/h, Ø110

Canale di estrazione circolare in lamiera 6/10m, sezione $\phi 110$.

Regione Piemonte - Provincia di Biella
COMUNE DI CASTELLETTO CERVO

PROGETTO ESECUTIVO

*Decreto del Presidente del Consiglio dei Ministri 15 ottobre 2015
Bando per la presentazione di proposte per la predisposizione del piano nazionale
di riqualificazione sociale e culturale delle aree urbane degradate*

RIQUALIFICAZIONE AREA URBANA DEGRADATA
CON INTERVENTI DI RIQUALIFICAZIONE FABBRICATO "EX-PIZZERIA",
COMPLETAMENTO DELL'AREA SPORTIVA E RICREATIVA
E RIQUALIFICAZIONE SPAZI PUBBLICI E PERCORSI VIABILISTICI
DEL CENTRO URBANO

ELABORATO

IMT103

IMPIANTO DI ESTRAZIONE ARIA

PIANTA PIANO INTERRATO
PIANTA PIANO TERRA
PIANTA PIANO PRIMO
PIANTA PIANO SOTTOTETTO

SCALA 1:100

DATA PROGETTO:
LUGLIO 2021

PROGETTAZIONE:

ADVANCED ENGINEERING S.r.l.

Via Monte Bianco, 34 - MILANO (MI)
Tel. +39 0245473703 - Fax +390245473704
e-mail: amministrazione@advancedengineering.it

advanced

REVISIONE:
REV. 0

COMMESSA:

NOTE:

ID. FILE: